



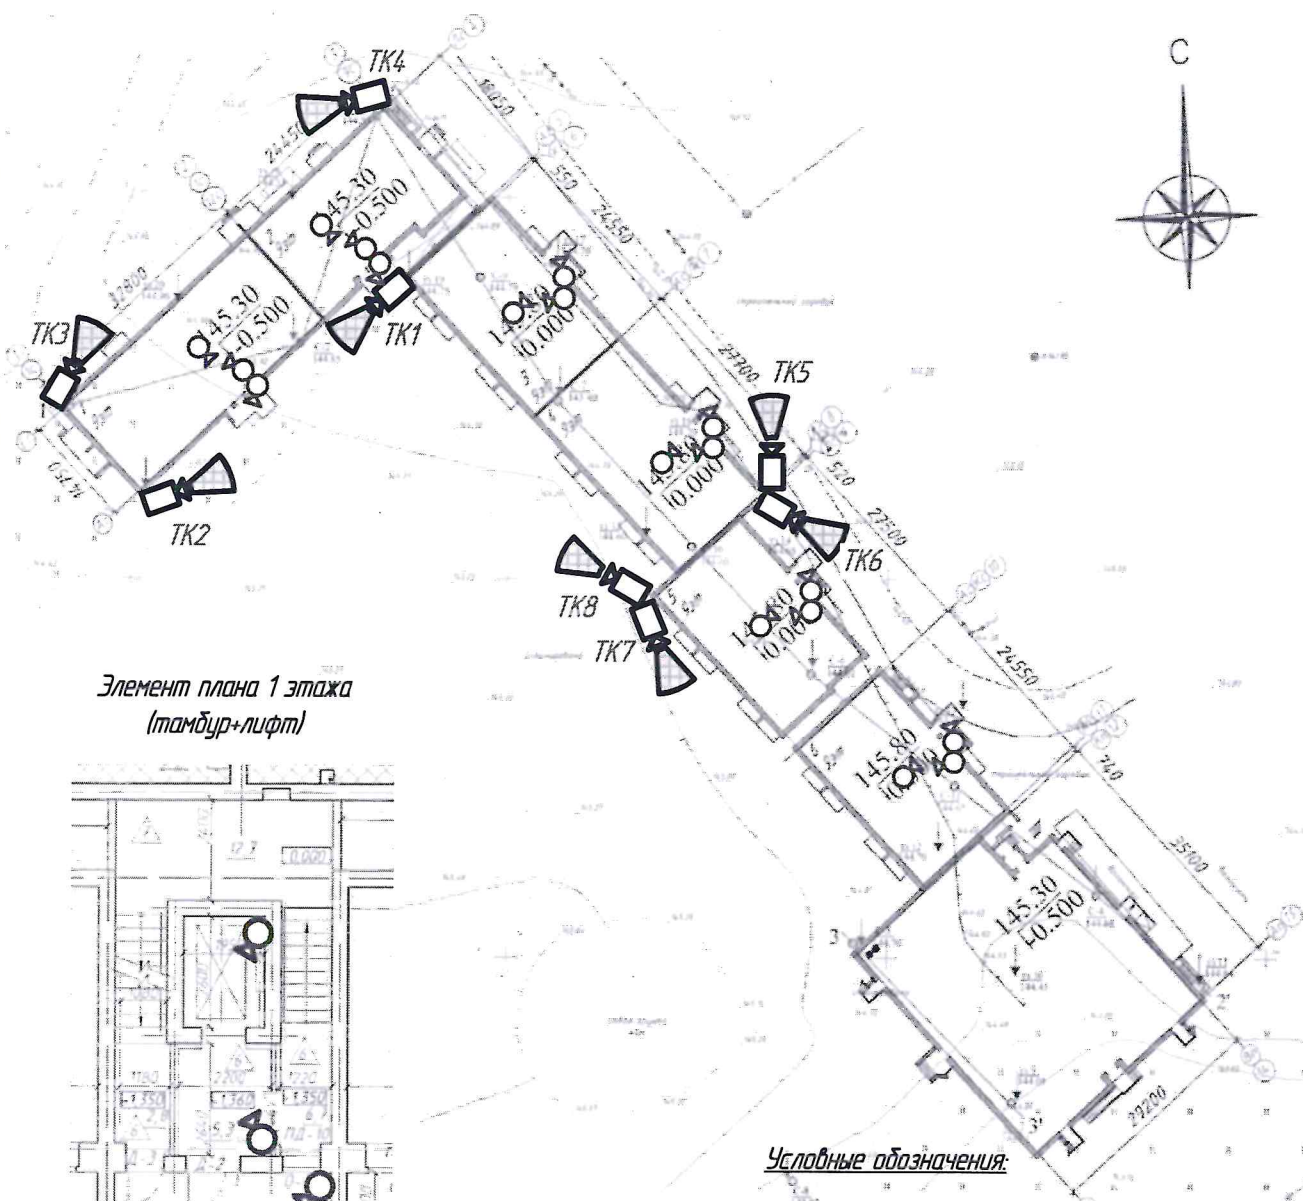

Ситуационный план по установке оборудования системы видеонаблюдения по адресу:  
Жилой дом №8 по генплану с пристроенным детским садом в мкр. "Южный" в г. Вологде.

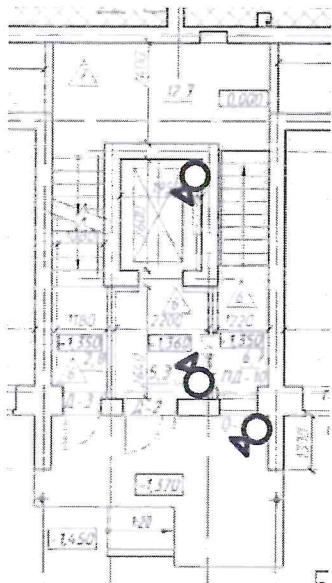

Элемент плана 1 этажа  
(тамбур+лифт)



Условные обозначения:

-  - ТК1 видекамера (уличная)
-  - угол обзора видекамеры
-  - ТВ1 видекамера (внутренняя)

2020-СВН001-2

Монтаж системы видеонаблюдения  
Жилой дом №8 по генплану с пристроенным детским садом в мкр.  
"Южный" в г. Вологде.

| Изм. | Лист | № док | Подпись | Дата |
|------|------|-------|---------|------|
|      |      |       |         |      |

| Система видеонаблюдения |                | Стадия | Лист | Листов |
|-------------------------|----------------|--------|------|--------|
| Разработал              | Тихомиров Е.Г. | ПД     | 1    | 1      |
| Н. контроль             | Тихомиров Е.Г. |        |      |        |

Ситуационный план

ИП Тихомиров

Согласовано

Взам. инв. №

Лист и дата

Инв. № подл.